


INST.WODOCIĄGOWA, INST.KANALIZACJI SANITARNEJ, INST. C.O.
 RZUT PARTERU SKALA 1:100

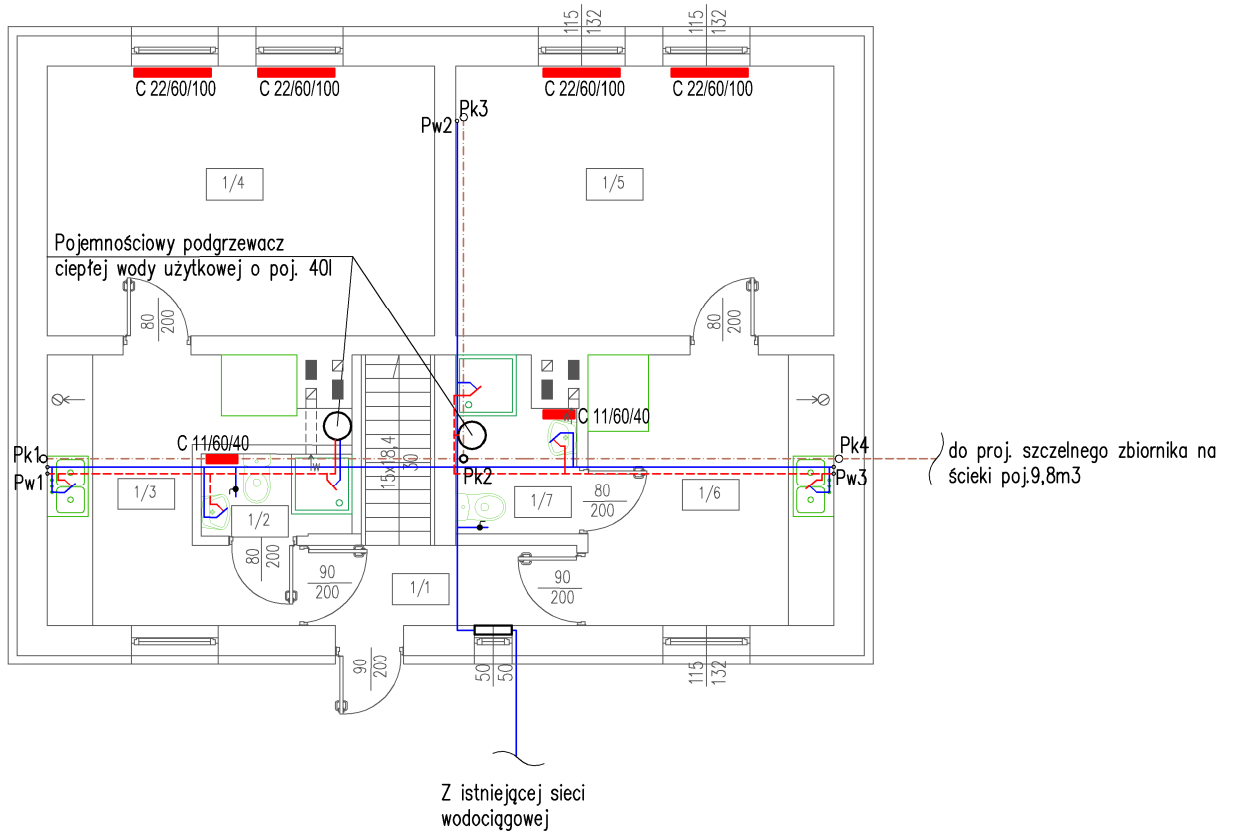

INST.WODOCIĄGOWA, INST.KANALIZACJI SANITARNEJ
 RZUT PODDASZA SKALA 1:100

