



SCHEMAT ROZMIESZCZENIA OŚWIETLENIA I GNIAZD RZUT PARTERU SKALA 1:100

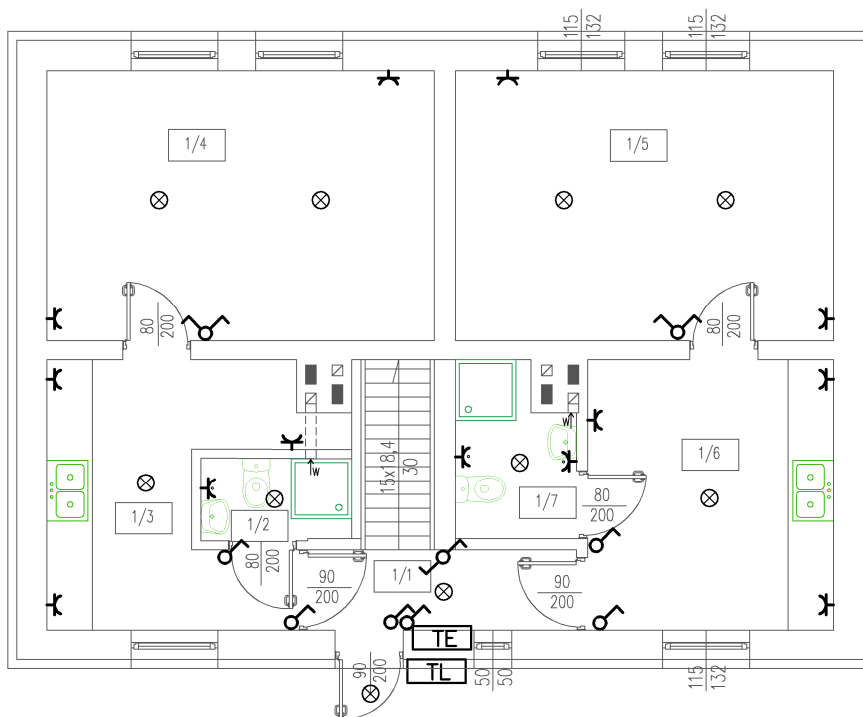

- ⊗ oprawa żarowa natynkowa
- ⤵ wyłłącznik p/t oświetlenia
- ⤵ wyłłącznik p/t świecznikowy oświetlenia
- ⤵ wyłłącznik p/t schodowy oświetlenia
- ⤵ gniazdo 230V podwójne p/t szczelne
- ⤵ gniazdo 230V podwójne p/t

SCHEMAT ROZMIESZCZENIA OŚWIETLENIA I GNIAZD RZUT PODDASZA SKALA 1:100

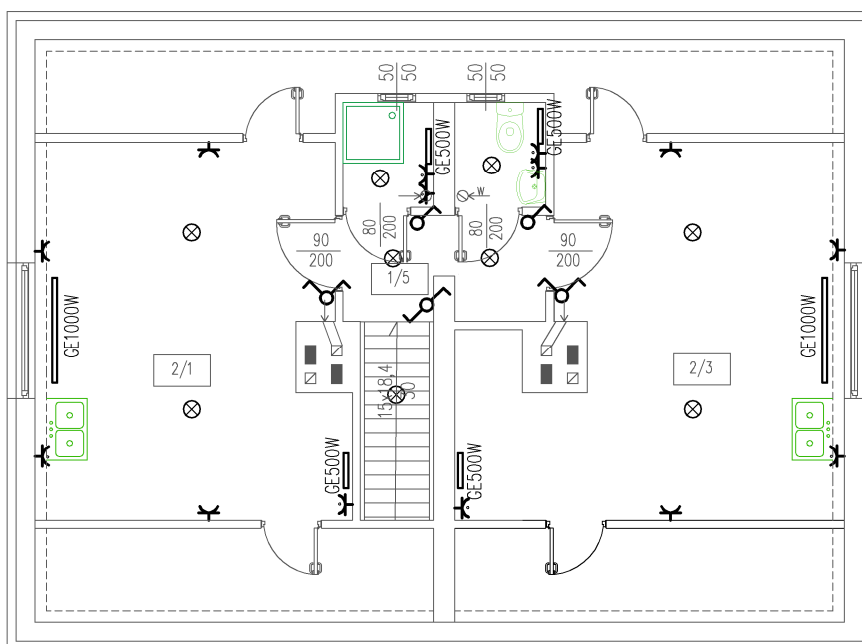

- ⊗ oprawa żarowa natynkowa
- ⤵ wyłłącznik p/t oświetlenia
- ⤵ wyłłącznik p/t świecznikowy oświetlenia
- ⤵ wyłłącznik p/t schodowy oświetlenia
- ⤵ gniazdo 230V podwójne p/t szczelne
- ⤵ gniazdo 230V podwójne p/t