



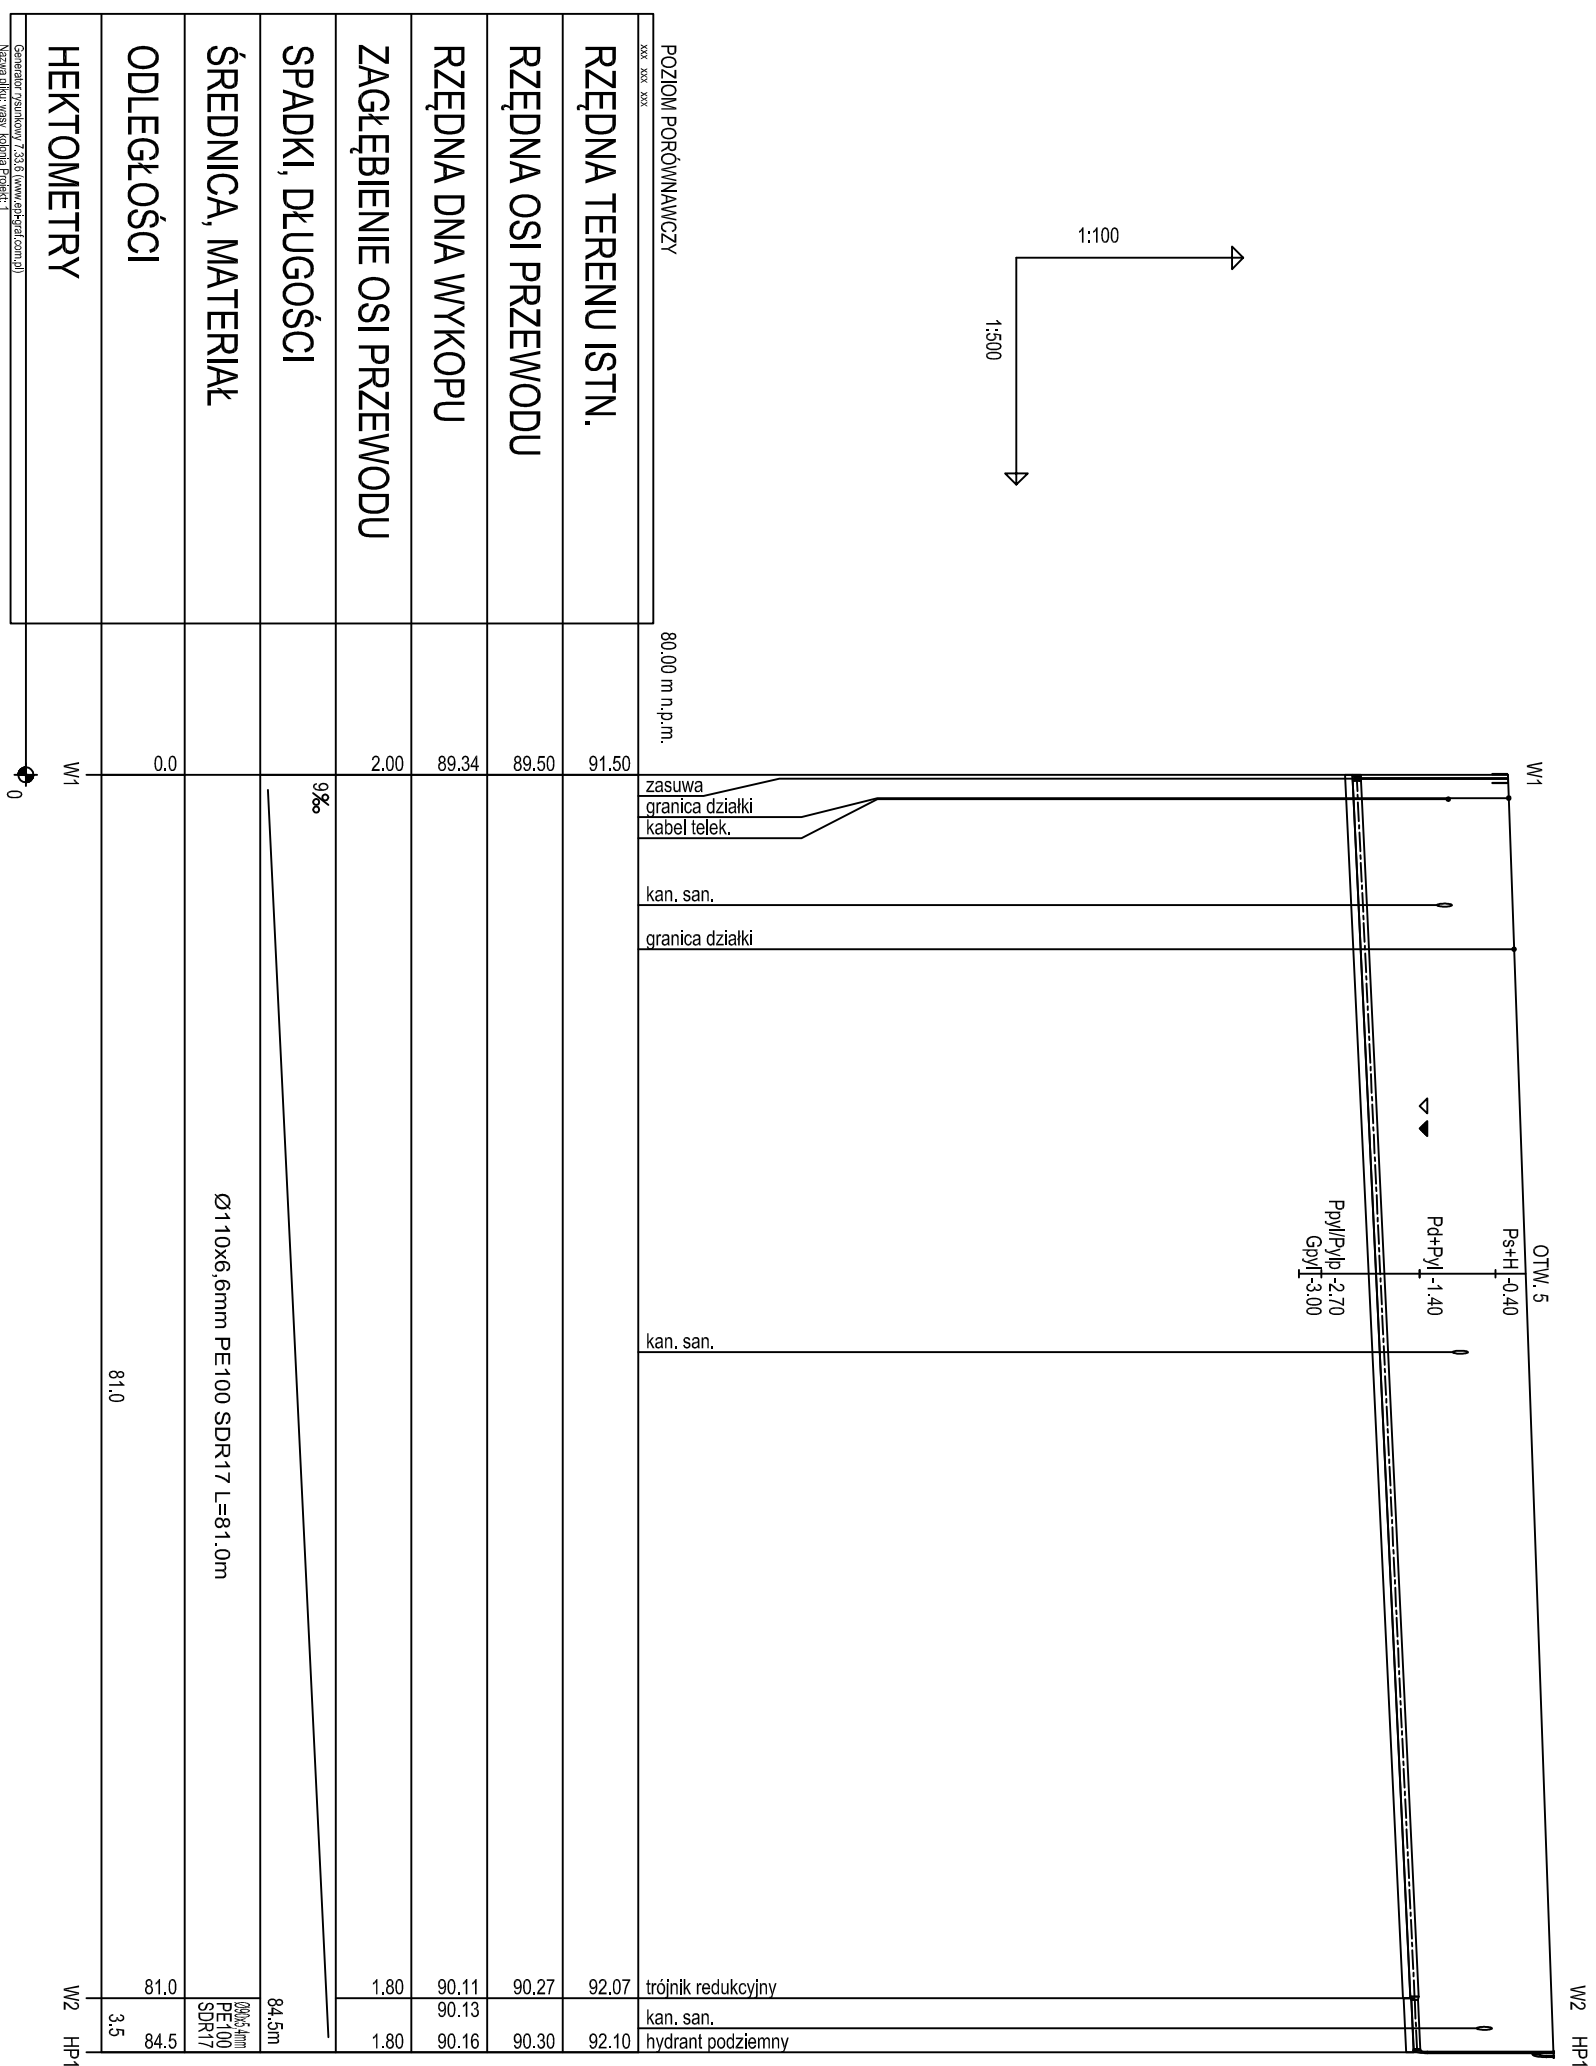

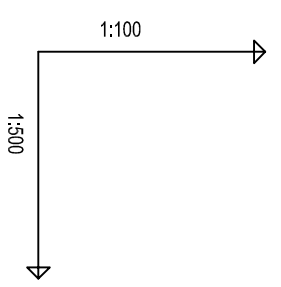

- UWAGI:**
- SCHEMATY WZŁÓW NA SIECI WODOCIĄGOWEJ PRZEDSTAWIONO NA RYS. S-4
  - DOKŁADNE RZĘDNE W MIEJSCACH POŁĄCZENIA BUDOWANEGO WODOCIĄGU Z ISTNIEJĄCYM NALEŻY SPRAWDZIĆ PO ODKRYWCE PRZEWODU.
  - RUROCIĄG UKŁADAĆ NA PODSTYPCE PŁASKOWEJ ZAGĘSZCZONEJ MECHANICZNIE gr. min. 10 cm. PRZED UKŁADANIEM RUROCIĄGU NALEŻY ZAPOZNAĆ SIĘ Z WYTYCZNYMI PRODUCENTA.
  - ODGINKI WYKOPU POD RUROCIĄG W POBLIŻU KOLIZJI Z ISTNIEJĄCYM UZBROJENIEM TERENU (PRZEWODY eANN, gA, wA, k) NALEŻY WYKONYWAĆ REZCZNIĘ PRZY ZACHOWANIU SZCZEGÓLNEJ OSTROŻNOŚCI. ISTNIEJĄCE PRZEWODY NALEŻY ZABEZPIECZYĆ Z WYKOPIE ZGODNIE Z WYTYCZNYMI ODPOWIEDNICH NORM.
  - RZĘDNE KOLIZJI RUROCIĄGU PROJEKTOWANEGO Z ISTNIEJĄCYM UZBROJENIEM TERENU SA WIELKOŚCIAMI PRZEBLIZONYMI.
  - POD ARMATURE, KSZTAŁTKI I NA ŁUKACH ZASTOSOWAĆ BLOKI OPOROWE Z BETONU B 20 wg BN-81/9192-05 Z UWZGLĘDNIENIEM WYTYCZNYCH PRODUCENTA RUR. BLOKI POWINNY BYĆ ODDZIOLOWANE OD PRZEWODU.
  - 30cm NAD WODOCIĄGIEM UŁOŻYĆ TAŚMĘ SYGNALIZACYJNA



POZIOM PORÓWNAWCZY		80,00 m n.p.m.
RZĘDNA TERENU ISTN.		91,50
RZĘDNA OSI PRZEWODU		89,50
RZĘDNA DNA WYKOPU		89,34
ZAGŁĘBIENIE OSI PRZEWODU		2,00
SPADKI, DŁUGOŚCI	9‰	
ŚREDNICA, MATERIAŁ		
ODLEGŁOŚCI		0,0
HEKTOMETRY		0

Generał rysunkowy 7338 (www.dhpral.com.pl)  
Nazwa pliku: wásy\_rodzina Projekt 1

Investor:		 <b>GMINA LESZNO</b> Al. Wojska Polskiego 21 05-084 Leszno	
Jednostka projektowa:		 <b>BPI-EKO ZBIGNIEW MOKROZ</b> ul. Modlińska 51, 02-199 Warszawa NIP: 11-50452-54-01 tel. 509-443-252 e-mail: biuro@bpieko.pl	
Inwestycja:		<b>„Budowa odcinka sieci wodociągowej we wsi Wąsy Kolonia- dz. 36, 43/33, 4/81”</b>	
Nazwa rysunku:		Profil wodociągu od W1 do HP1	
Projektował:		mgr inż. Z. Moroz upr. bud. nr MAZ/0457/PWOS/07	
do proj. i kier. robotami budowlanymi bez ograniczeń w specjalności instalacyjnej w zakresie sieci, instalacji i urządzeń ciepłych, wentylacyjnych, gazowych, wodociągowych i kanalizacyjnych		Podpis:	
Opracował:		mgr inż. A. Kaczyńska	
Sprawdziła:		Podpis:	
Stadium: budowlany		Branża: sanitarna	
Data wykonania: 15.07.2019r.		Skala: 1:500	
		Nr rysunku: <b>S-3</b>	