

kier. CA Zaborów

Proj. złącze - studnia kablowa  
+30m (czasz. istm.)  
+15m

— istm. - kabel światłowodowy Z-OTKtsd 72J

kier. CA Izabelin


istm. złącze - zasobnik  
+15m  
+15m

Proj. kabel światłowodowy Z-OTKtsd 72J

Z-XOTKtsd 72J

mufta projektowana studnia kablowa

mufta istniejąca ZP01 zasobnik 1

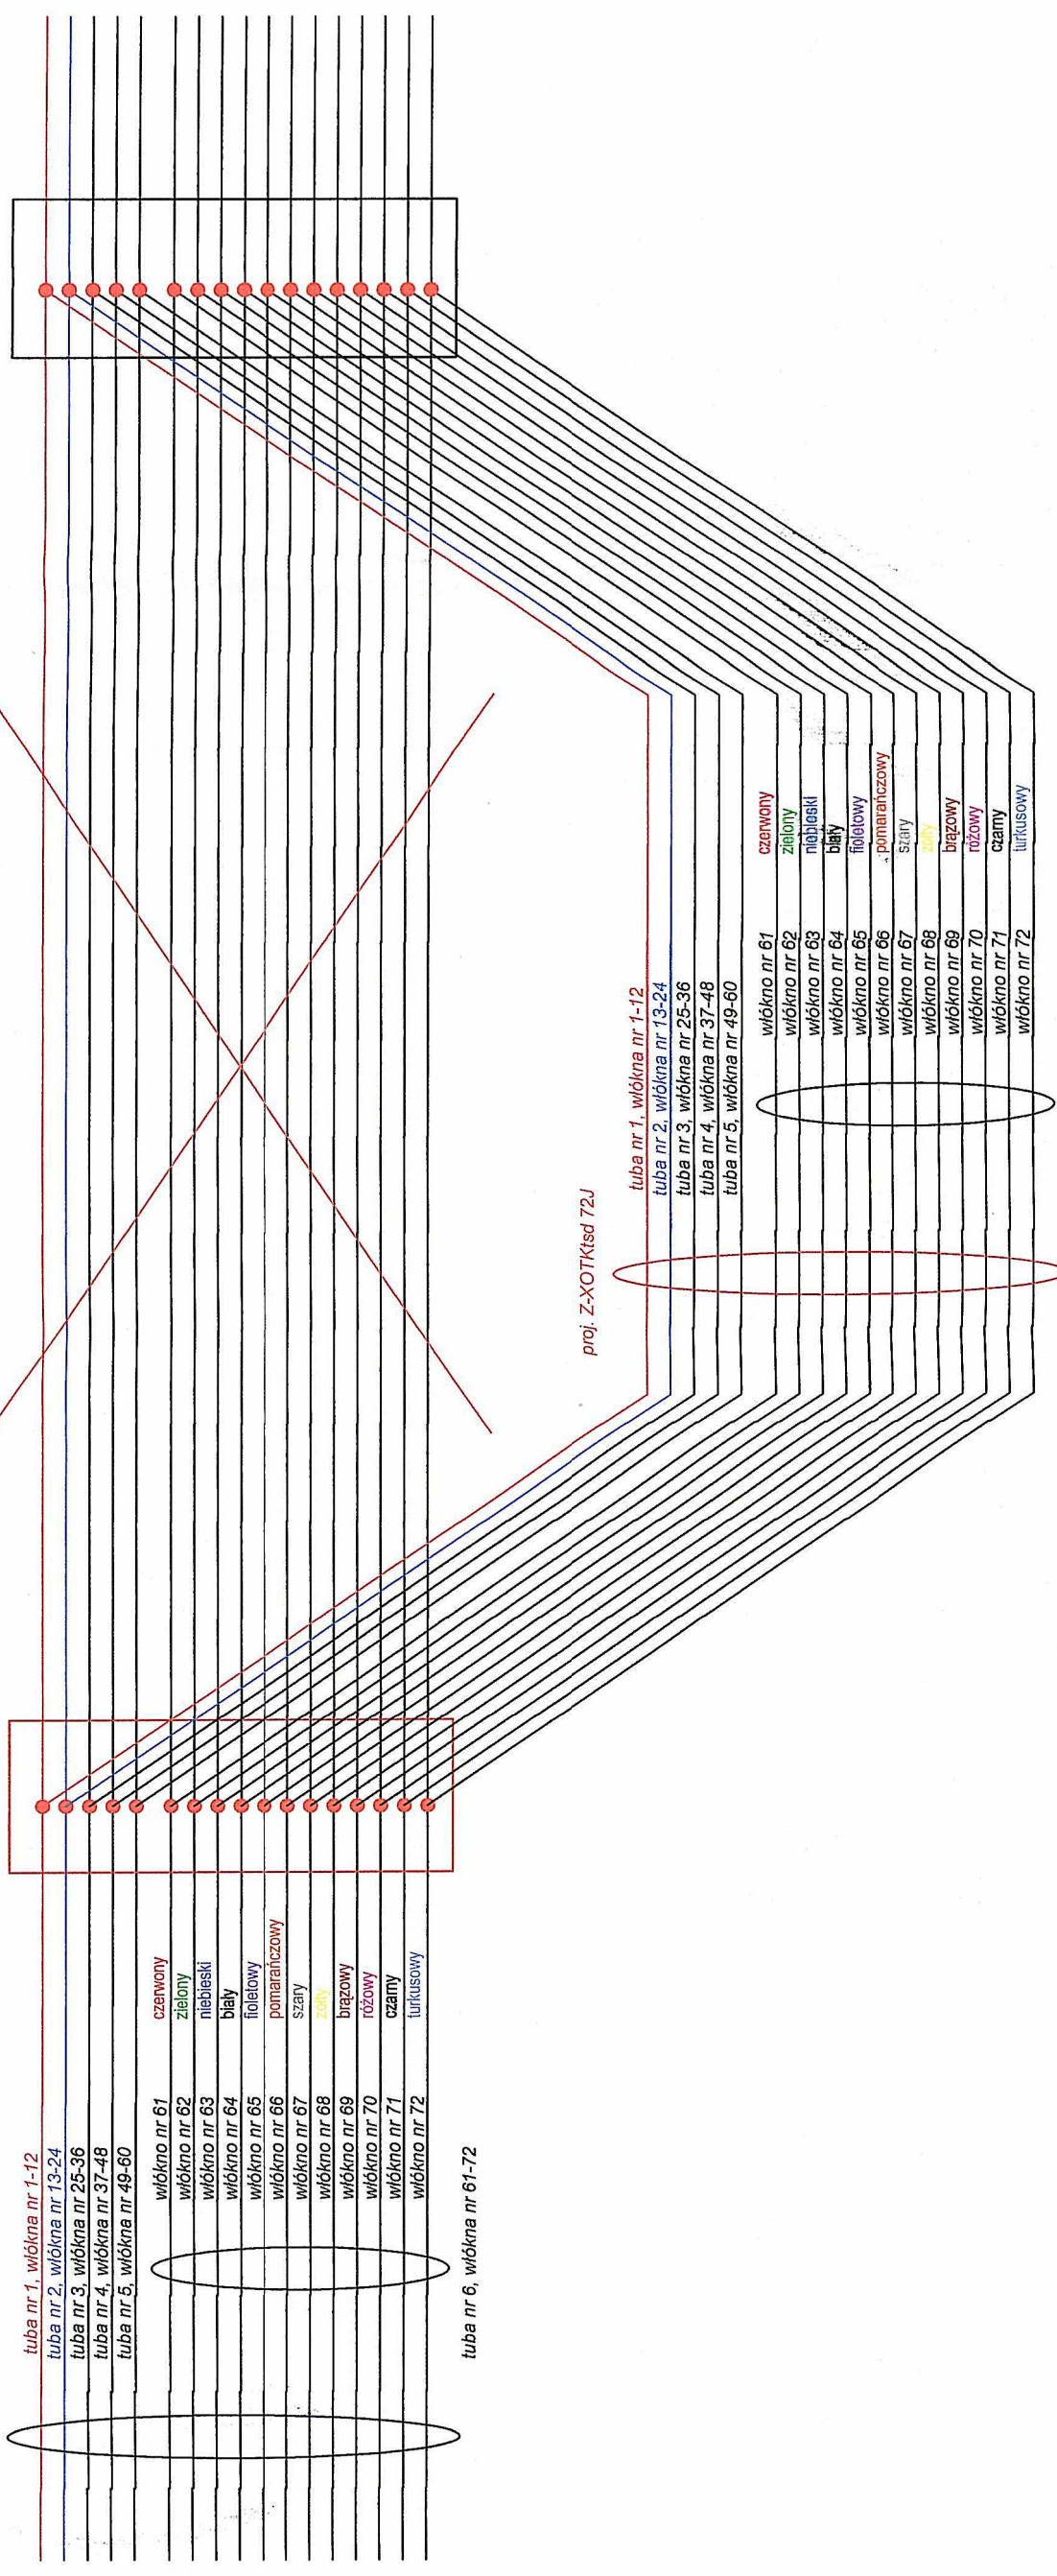

Nazwa opracowania: Projekt przebudowy infrastruktury teletechnicznej kolidującej z przebudową ul. Wiosennej w Zaborowie

Nazwa rysunku: Schemat optyczny kabla OTK "OKO 0204172"

Data: 08.2014r.	Nr arkusza: 2/2	Nr rysunku: 05	Skala: 1:250
Stanowisko	Imię i nazwisko	Nr upr.	Podpis
Projektant:	mgr inż. Marcin Pakula	2072/00/J	
Kreślił:			
Sprawdził:			



ul. Czyszowska 5/12  
03-417 Warszawa  
tel.: 505 00-34-78  
faks: 22 675-72-74  
e-mail: marcin\_pakula@wp.pl